


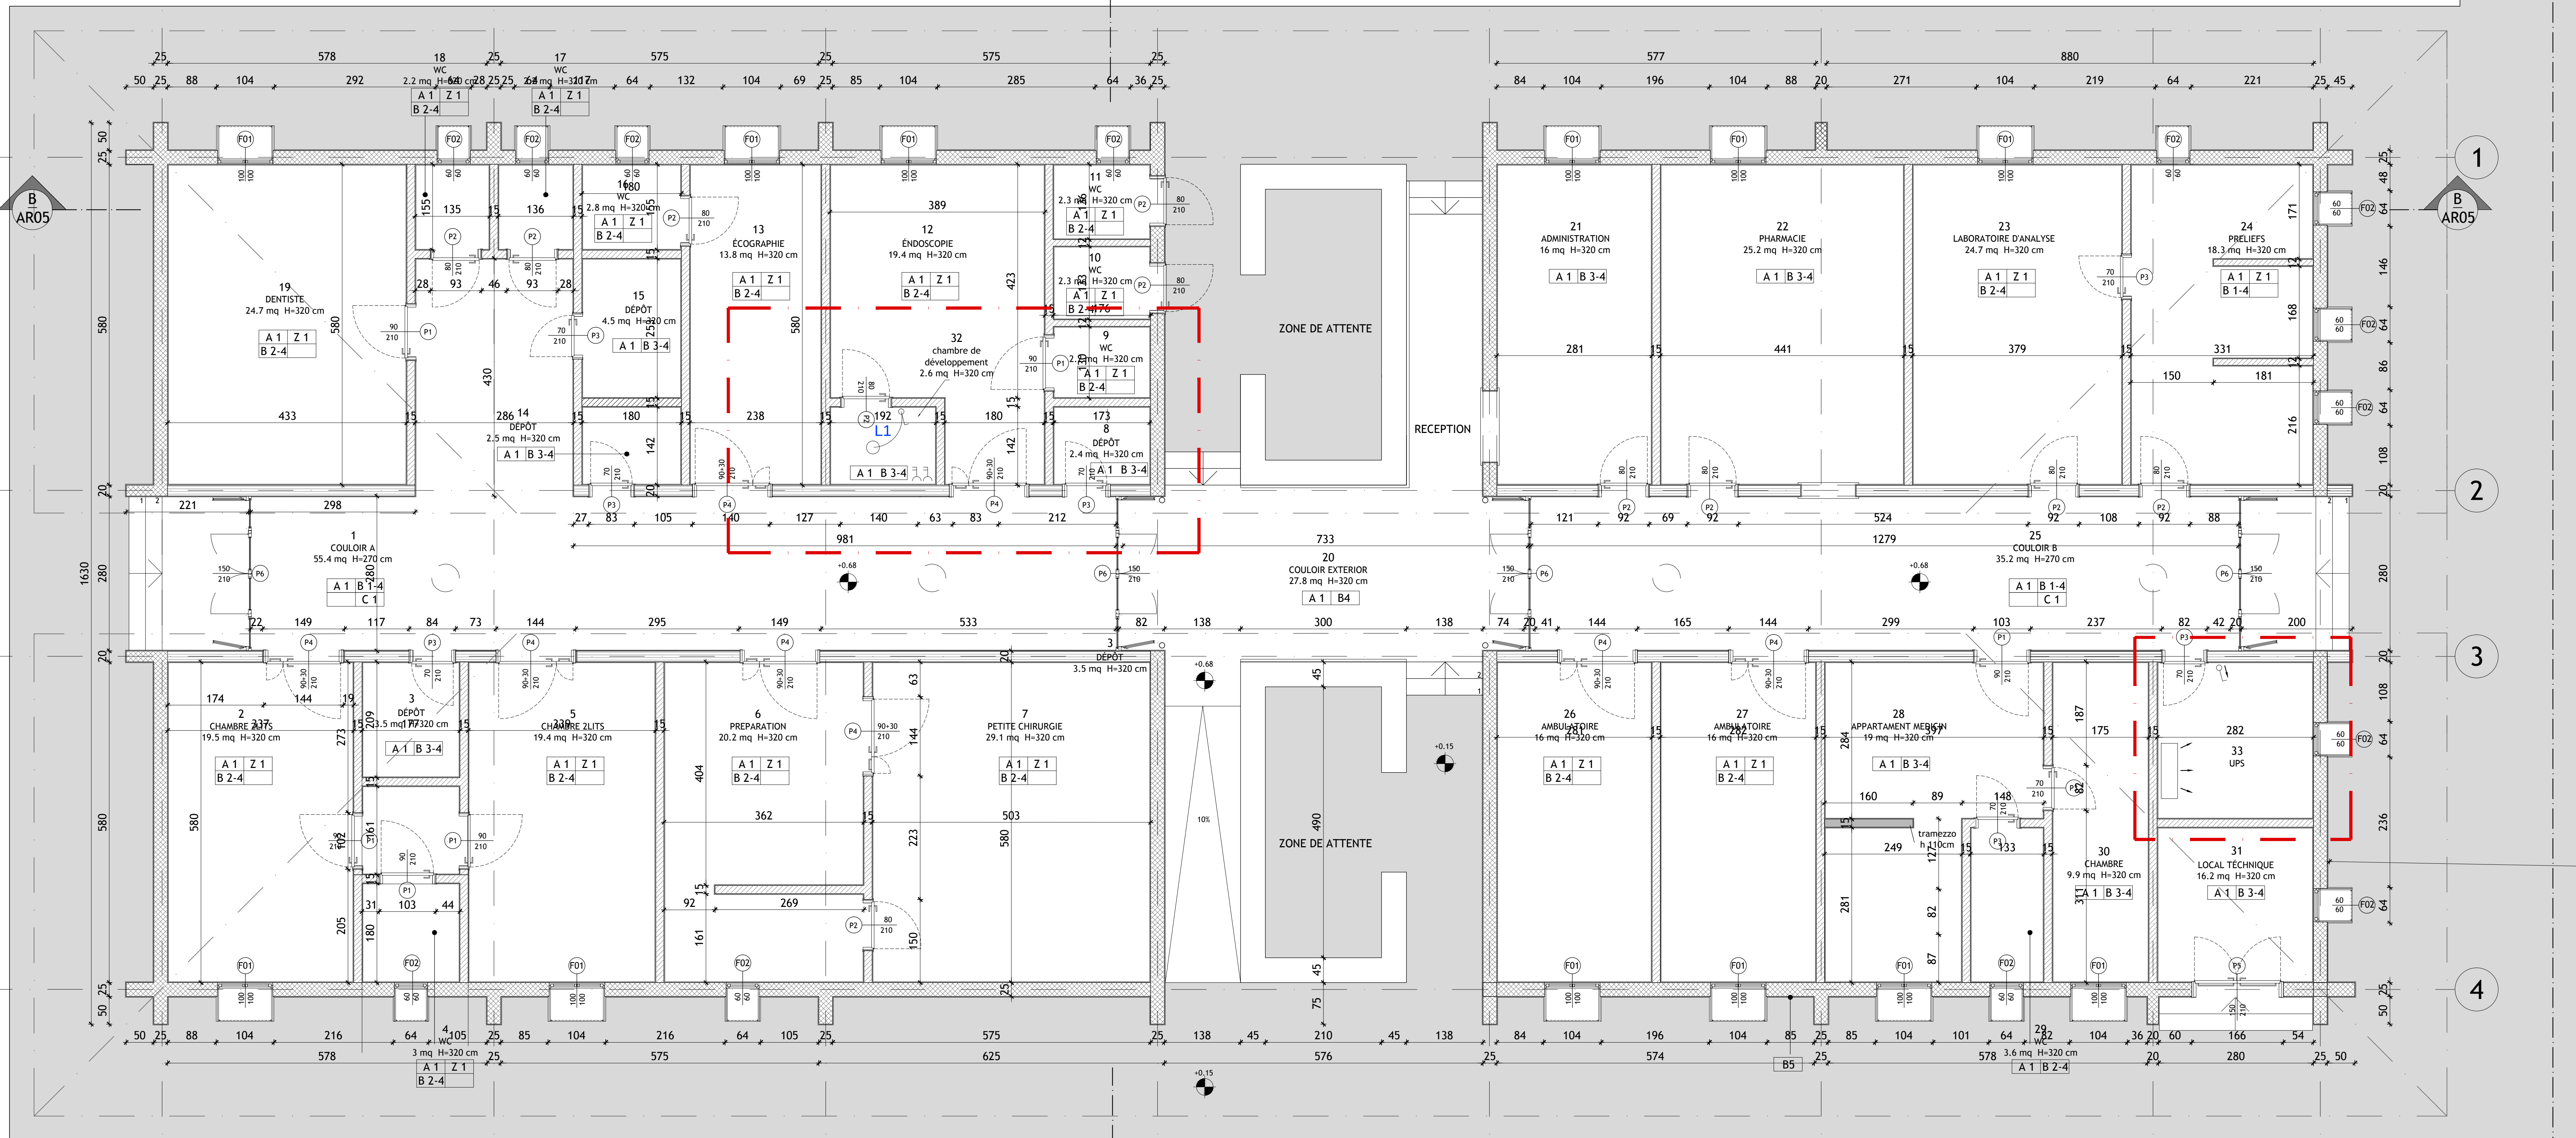

LEGENDA FINITURE

PAVIMENTO	A	Z	ZOCCOLATURA
RIVESTIMENTO DECORAZIONE	B	C	CONTROSOFFITTO

Pavimenti

A 1 PAVIMENTO IN GRES FINE PORCELLANATO COLORATO IN MASSA, TIPO CERAMICA MARAZZI® serie "sistemT-cromie" colore grigio chiaro o similari di dimensioni 30x30 spessore 1cm - R9

Zoccolature e accessori

Z 1 GIUNTO ANGOLARE ARROTONDATO - SGUSCIA in resina vinilica tipo PROJOLLY PROGRESS Profile colore grigio

Rivestimenti/decorazione

B 1 RIVESTIMENTO PARETE CON GRES PORCELLANATO FINO A 1,50 m - spessore 1cm tipo ceramica MARAZZI® serie "sistemT-cromie" colore grigio - DECORAZIONE PARETE CON SMALTO MURALE ACRILICO ALL'ACQUA, LUCIDO da 1,50 m al soffitto colore bianco RAL 9010

B 2 RIVESTIMENTO PARETE CON GRES PORCELLANATO FINO A 2,10 m - spessore 1cm tipo ceramica MARAZZI® serie "sistemT-cromie" colore grigio - IDROPITTURA MURALE A BASE DI RESINE SINTETICHE da 2,10 m al soffitto colore bianco RAL 9010

B 3 DECORAZIONE PARETE A TUTT'ALTEZZA CON SMALTO MURALE ACRILICO ALL'ACQUA, LUCIDO colore bianco RAL 9010

B 4 DECORAZIONE SOFFITTO CON IDROPITTURA MURALE A BASE DI RESINE SINTETICHE colore bianco RAL 9010

B 5 DECORAZIONE MURATURE ESTERNE CON IDROPITTURA ACRILICA OPACA COLORE RAL 2001

Controsoffitti

C 1 CONTROSOFFITTATURA (SPEZIONABILE, REALIZZATA CON PANNELLI IN FIBRA MINERALE 60x60 CLASSIFICATI IN CLASSE A1 DI REAZIONE AL FUOCO, SU STRUTTURA METALLICA NASCOSTA ditta KNAUF® prodotto THERMATHEX® Schlöchter (Ilsico)

Arredi

- 1 LAVABO A COLONNA IN CERAMICA TIPO HATRIA ERIKA PRO O SIMILARE
- 2 MISCELATORE MONOCOMANDO PER LAVABO FINITURA CROMATA TIPO TEXNOBILIS 118/1 CR O SIMILARE
- 3 PIATTO Doccia IN CERAMICA DA CM 80X70 TIPO HATRIA LIF ST
- 4 SOFFIONE Doccia A MURO
- 5 SANITARI IN CERAMICA A TERRA MONOBLOCCO CON CASSETTA ESTERNA TIPO HATRIA ERIKA PRO Q
- 6 VASI ALLA "TURCA" IN CERAMICA COMPRESIVI DI CASSETTA IN PLASTICA ESTERNA DI SOSPENSIONE TIPO DOLOMITE MODELLO J4978 O SIMILARI

PROGETTO ARCHITETTONICO



ENRICO GIACOPELLI MAURO FALLETTI BENEDETTO AMODEI
Lungo Po Antonelli 45 - 10153 Torino
info@g-studio.biz - www.g-studio.biz
T.+F. +39 011 884 286 - T.+F. +39 011 835 697



COMMITTEE
LifeNet Onlus
Via Alberto Mario, 67 - 20149 MILANO

PROGETTO STRUTTURALE

ING. ANDREA BOSSO

PROGETTO IMPIANTO ELETTRICO

ING. PIER MANCUSO

AGGIORNAMENTO ELABORATO:

01

DATA

AGGIORNAMENTO

Nota Bene

1-Aggiunta SALA DI SVILUPPO LASTRE con relativi punti luce e prese di servizio h 110 cm (posizione esatta da definire in funzione dell'apparecchiatura da installarsi), porta cieca 80/210 da aggiungere all'abaco dei serramenti
2-aggiunta di un condizionatore di potenza adeguata per raffreddare l'ambiente UPS.

Il progettista si riserva ai termini di legge la proprietà di questo disegno con divieto di riproduzione o di renderlo comunque noto a terzi. L'esecutore del presente lavoro si impegna in forma assoluta alla produzione del numero di esemplari richiesti rispettandone l'esclusiva. E' vietato apportare il timbro da questo disegno. Tutte le misure, le quantità devono essere controllate dall'esecutore del lavoro. In fase esecutiva ogni modifica rispetto al presente disegno deve essere approvata dal progettista.

PROGETTO ESECUTIVO

OGGETTO

HOPITAL "Divine Providence"

LOUL SESSENE - SENEGAL

PIANTA PIANO TERRA

SCALA - 1 : 50

DATA

14 Novembre 2014

ELABORATO N°:

AR 03